

**PROGETTO PIANO ATTUATIVO IN
COMPLETAMENTO**

AMBITO CIS N. 1 DI VIA PRATO E VIA F. BONARI

COMMITTENTI:

- BENIS COSTRUZIONI S.R.L.
- EDIL PALAZZOLO S.R.L.
- LANCINI RE S.R.L.
- CENTRO SERVIZI S.R.L.
- IMMOBILIARE SERENA S.R.L.
- IMMOBILIARE F.B. S.R.L.
- SIG.RA LOCATELLI MARIACECILIA.
- SIG.RA LOCATELLI FELICITA.
- SIG.RA LOCATELLI FELICITA LUCIA.
- SIG.RA LOCATELLI FRANCESCA.
- SIG.RA LOCATELLI RAFFAELLA.
- SIG.RA LOCATELLI GIACOMINA.
- SIG. LOCATELLI LUCIANO.
- SIG. LOCATELLI DIEGO.
- SIG. LOCATELLI PAOLO.
- SIG. LOCATELLI MARIO.

**RETI TECNOLOGICHE REALIZZATE
COMPARTO NORD:**

- FOGNATURA ACQUE NERE
- ACQUE METEORICHE
- ENEL - ILLUMINAZIONE PUBBLICA
- IRRIGAZIONE
- TELECOM - RETE EXTRA

STUDIO DI ARCHITETTURA
LUCIANO LOCATELLI
ARCHITETTO


VIA RINASCIMENTO N. 16 CHIOGGIO (BG)
TEL. E FAX 035835550
CELL. 3355189160
E-MAIL: arch.loccatelli@univis.it
P. IVA 02058040169

SCALA:
1:200
1:1000
1:2000


TAV.:

7

DATA:
OTTOBRE 2018

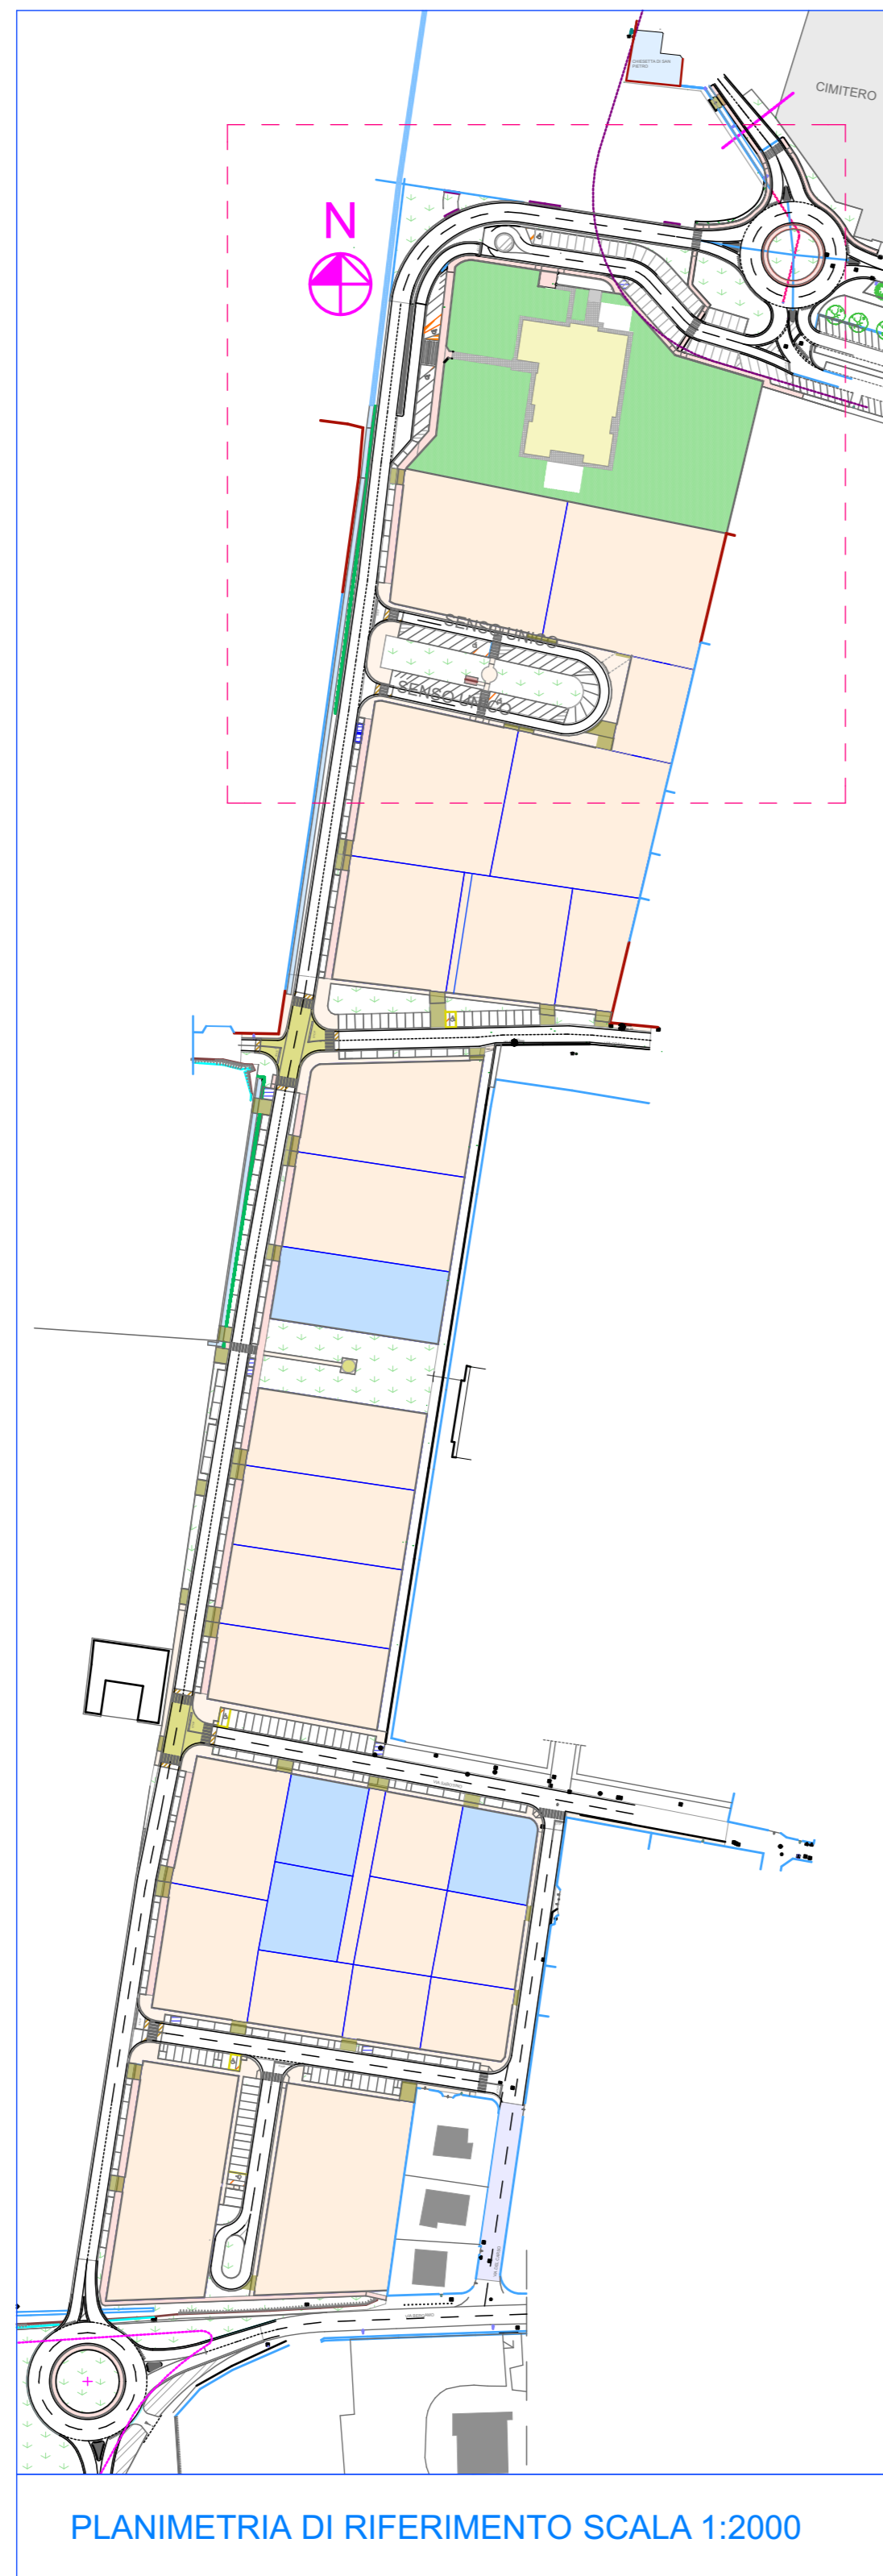

PLANIMETRIA DI RIFERIMENTO SCALA 1:2000

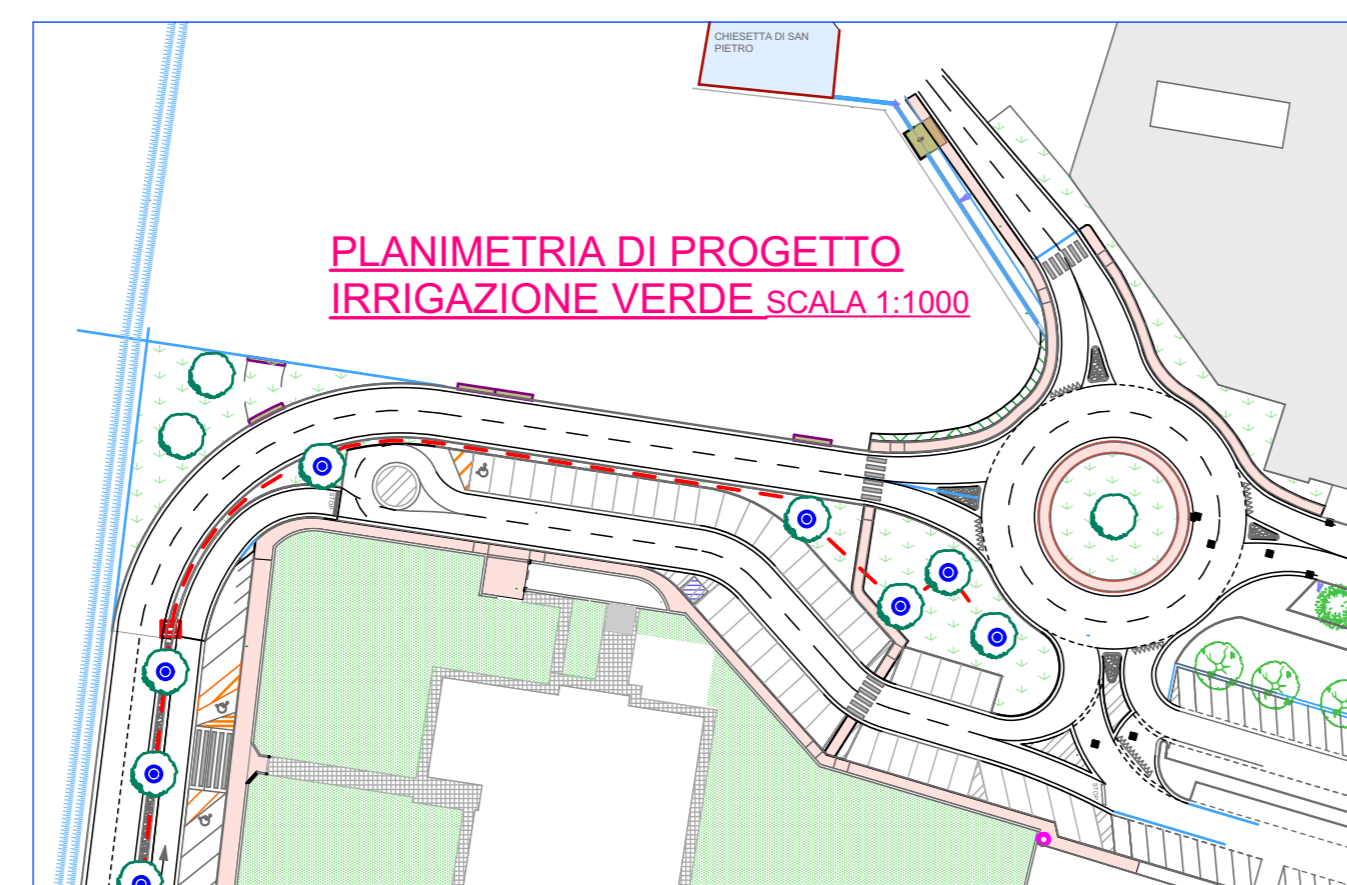

PLANIMETRIA DI PROGETTO
IRRIGAZIONE VERDE SCALA 1:1000

LEGENDA

FOGNATURA

- Tubazione acque bianche Ø vario
- Pozzetto 60 x 60 x h. var.
- Pozzetto 50 x 70 x h. var.
- Caditoia 50 x 50 sifonata
- Pozzo pendente - diam. 200 - h 4.5 m
- Tubazione acque nere Ø vario
- Cameretta acque nere

RETE ENEL

- Tubazione Enel in pvc B.T. Ø 160
- Tubazione Enel in pvc M.T. Ø 160
- Pozzetto 60 x 60 x h. var. Enel
- Cassetta Enel

RETE TELECOM

- Tubazione Telecom in pvc Ø 125
- Pozzetto 40 x 40 x h. var. Telecom
- Pozzetto 60 x 60 x h. var. Telecom
- Pozzetto 60 x 120 x h. var. Telecom

RETE ILLUMINAZIONE PUBBLICA

- Tubazione Ø 125 in pvc pubblica illuminazione
- Pozzetto 40 x 40 pubblica illuminazione
- Quadro - contatore - regolatore di flusso
- Paio illuminazione pubblica

RETE EXTRA

- Tubazione Ø 125
- Pozzetto 40 x 40

RETE IDRICA

- Tubazione acquedotto principale e allacci
- Stacco colonnina antincendio UNI 70

RETE METANO

- Tubazione metano principale e allacci

LEGENDA

- LOTTI EDIFICATI
- LOTTI NON EDIFICATI

